


PLANTA BAIXA DORMITÓRIOS\BANHOS

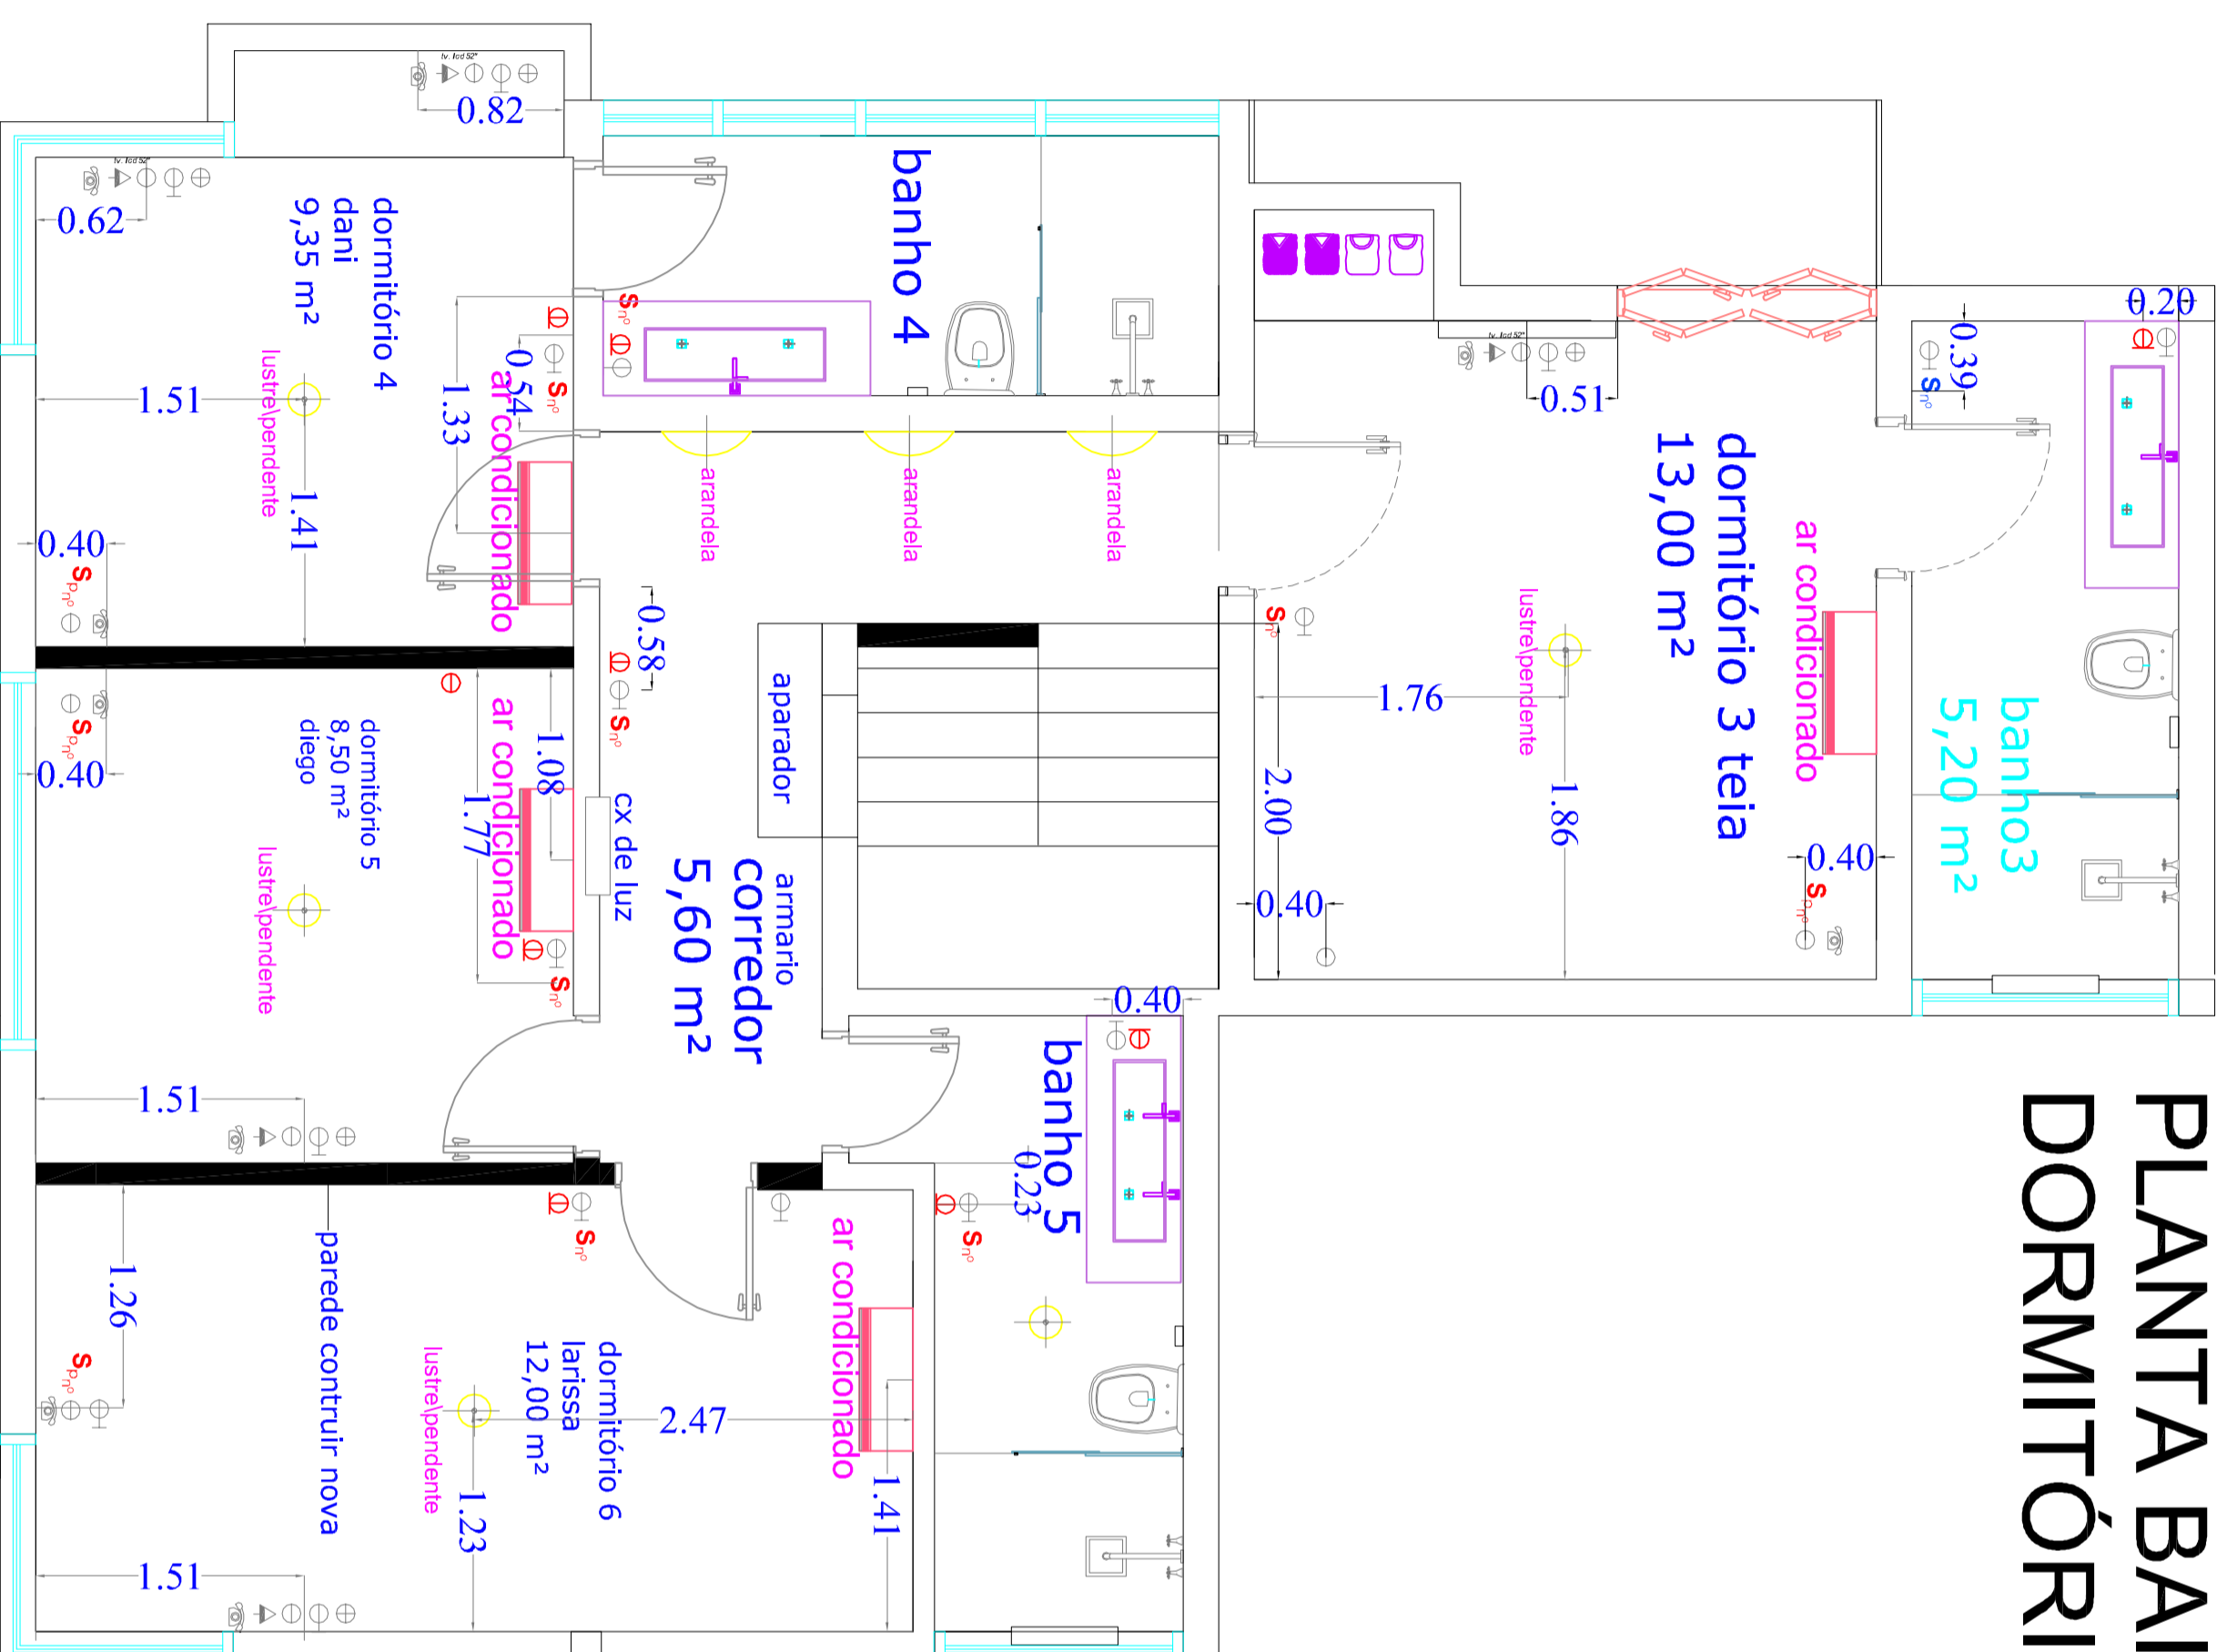

PLANTA DE ELÉTRICA

LEGENDA - ELÉTRICA

Ponto remanejado	Ponto novo	Ponto existente	
			PUNTO TELEFONE (Aprox. 30 cm do piso/galinhar com existentes) ou indicada.
			PUNTO DE ANTENA (Aprox. 30 cm do piso/galinhar com existentes) ou indicada.
			PUNTO DE ANTENA (Aprox. 110cm do piso/galinhar com existentes) ou indicada.
			INTERRUPTOR SIMPLES (Aprox. 110cm do piso/galinhar com existentes) ou indicada.
			INTERRUPTOR PARALELO (Aprox. 110cm do piso/galinhar com existentes) ou indicada.
			TOMADA 110V PARA COMPUTADOR (Aprox. 30cm do piso/galinhar com existentes) ou indicada.
			TOMADA BAIXA 110V (Aprox. 30cm do piso/galinhar com existentes) ou indicada.
			TOMADA ALTA 110V (Aprox. 110cm do piso/galinhar com existentes) ou indicada.
			TOMADA COM TERRA 110V (Altura indicada)
			TOMADA BAIXA 220V (Aprox. 30cm do piso/galinhar com existentes) ou indicada.
			TOMADA ALTA 220V (Aprox. 110cm do piso/galinhar com existentes) ou indicada.

Projeto: dormitórios

Projeto: MARIA APARECIDA RUGGIERI

Escala: 1:50 Folha: 1

e-mail: muggieri@terra.com.br

fone: 11-70708474

Desenho: elétrica

Maria Aparecida Ruggieri

Arquitetura & Design Interiores